

# Fragment mapy do celów projektowych

Skala 1:500

woj. łódzkie pow. wieruszowski

gm. 101806 2 Sokolniki

obr. 0001-Sokolniki, 0010-Walichnowy

dz. 1-1444, 10-508, 7723, 7724, 7722, 4092, 289,

dz. 10-809, 556, 521, 491, 659, 660, 262, 231, 213, 195, 297.

GN.0940.642.2016

Układ współrzędnych: polskowy "2000"

Układ wysokości: Konstancja

Granice działek wg ostatniej gmapy

Mapa wektorowa aktualna w zakresie opracowania na 17.12.2016r.

skłdy do celów projektowych.

Na ustalono skuteczności granicznych w zakresie mapy.

Uzasadnienie projektowane opiewa na WZDZP.

Na wykonano są listy w terenie brzoży nie wykonano

na nabliżonej mapie urządzeń podziemnych,

które nie były zgodzone do inwentaryzacji.

**Wykonawca: ART-GEO-MOTO Tomasz Kozłowski**

**Geodeta uprawniony: Paweł Wyciszkiewicz**

**Świadectwo GGK nr 18055**

----- zakres opracowania

**Poitków Trybunalski dn. 18.01.2016 r.**

**ART-GEO-MOTO**

**Tomasz Kozłowski**

97-300 Poitków Trybunalski

ul. Bugajska 13/31, tel./fax 44 645 97 57

NIP 771-106-23-41 REGON 590016372

tel. kom. 513-178-475

Potwierdzam treść mapy  
za zgodność z oryginałem:

**GEODETA UPRAWNIIONY**

**Paweł Wyciszkiewicz**  
Świadectwo GGK nr 18055

**FIRMA BUDOWLANA "BIO-SYSTEM"**

**PRACOWNIA PROJEKTOWA**

ul. gen. Stefana Grot-Rożewskiego 7/1

97-300 Poitków Trybunalski

tel. 044-737 89 61

e-mail: biuro@bc-system.pl

**GANNA SOJOLANA**  
ul. Piłsudskiego 1  
98-439 Sokolniki

**„Budowa sieci kanalizacji gminy Sokolniki  
dla miejscowości Walichnowy”**

Pa. Janusz Jaszkowski

NB.NV.7342/49/98

**Projekt zagospodarowania terenu:**

**Lokalizacja instalacji zalcznikowej NN pompowni P4**


Ekstremalna

Data opracowania  
**LISTOPAD**

Nr nrz.  
**ME-04**

PROJEKT BUDOWLANO-WYKONAWCZY

|   |   |                      |
|---|---|----------------------|
| Biurowo Projektowe  | <b>FIRMA BUDOWLANA "BIO-SYSTEM"</b><br>PRACOWNIA PROJEKTOWA               |                      |
| Zamawca   | GANNA SOJOLANA<br>ul. Piłsudskiego 1<br>98-439 Sokolniki                  |                      |
| Projekt   | „Budowa sieci kanalizacji gminy Sokolniki<br>dla miejscowości Walichnowy” |                      |
| Pa. Janusz Jaszkowski                                     | NB.NV.7342/49/98  |                      |
| <b>Projekt zagospodarowania terenu:</b>                   |   |                      |
| <b>Lokalizacja instalacji zalcznikowej NN pompowni P4</b> |   |                      |
| Ekstremalna   | Data opracowania  | Skala <b>1:500</b>   |
| PROJEKT BUDOWLANO-WYKONAWCZY                              | <b>LISTOPAD</b>   | Nr nrz. <b>ME-04</b> |

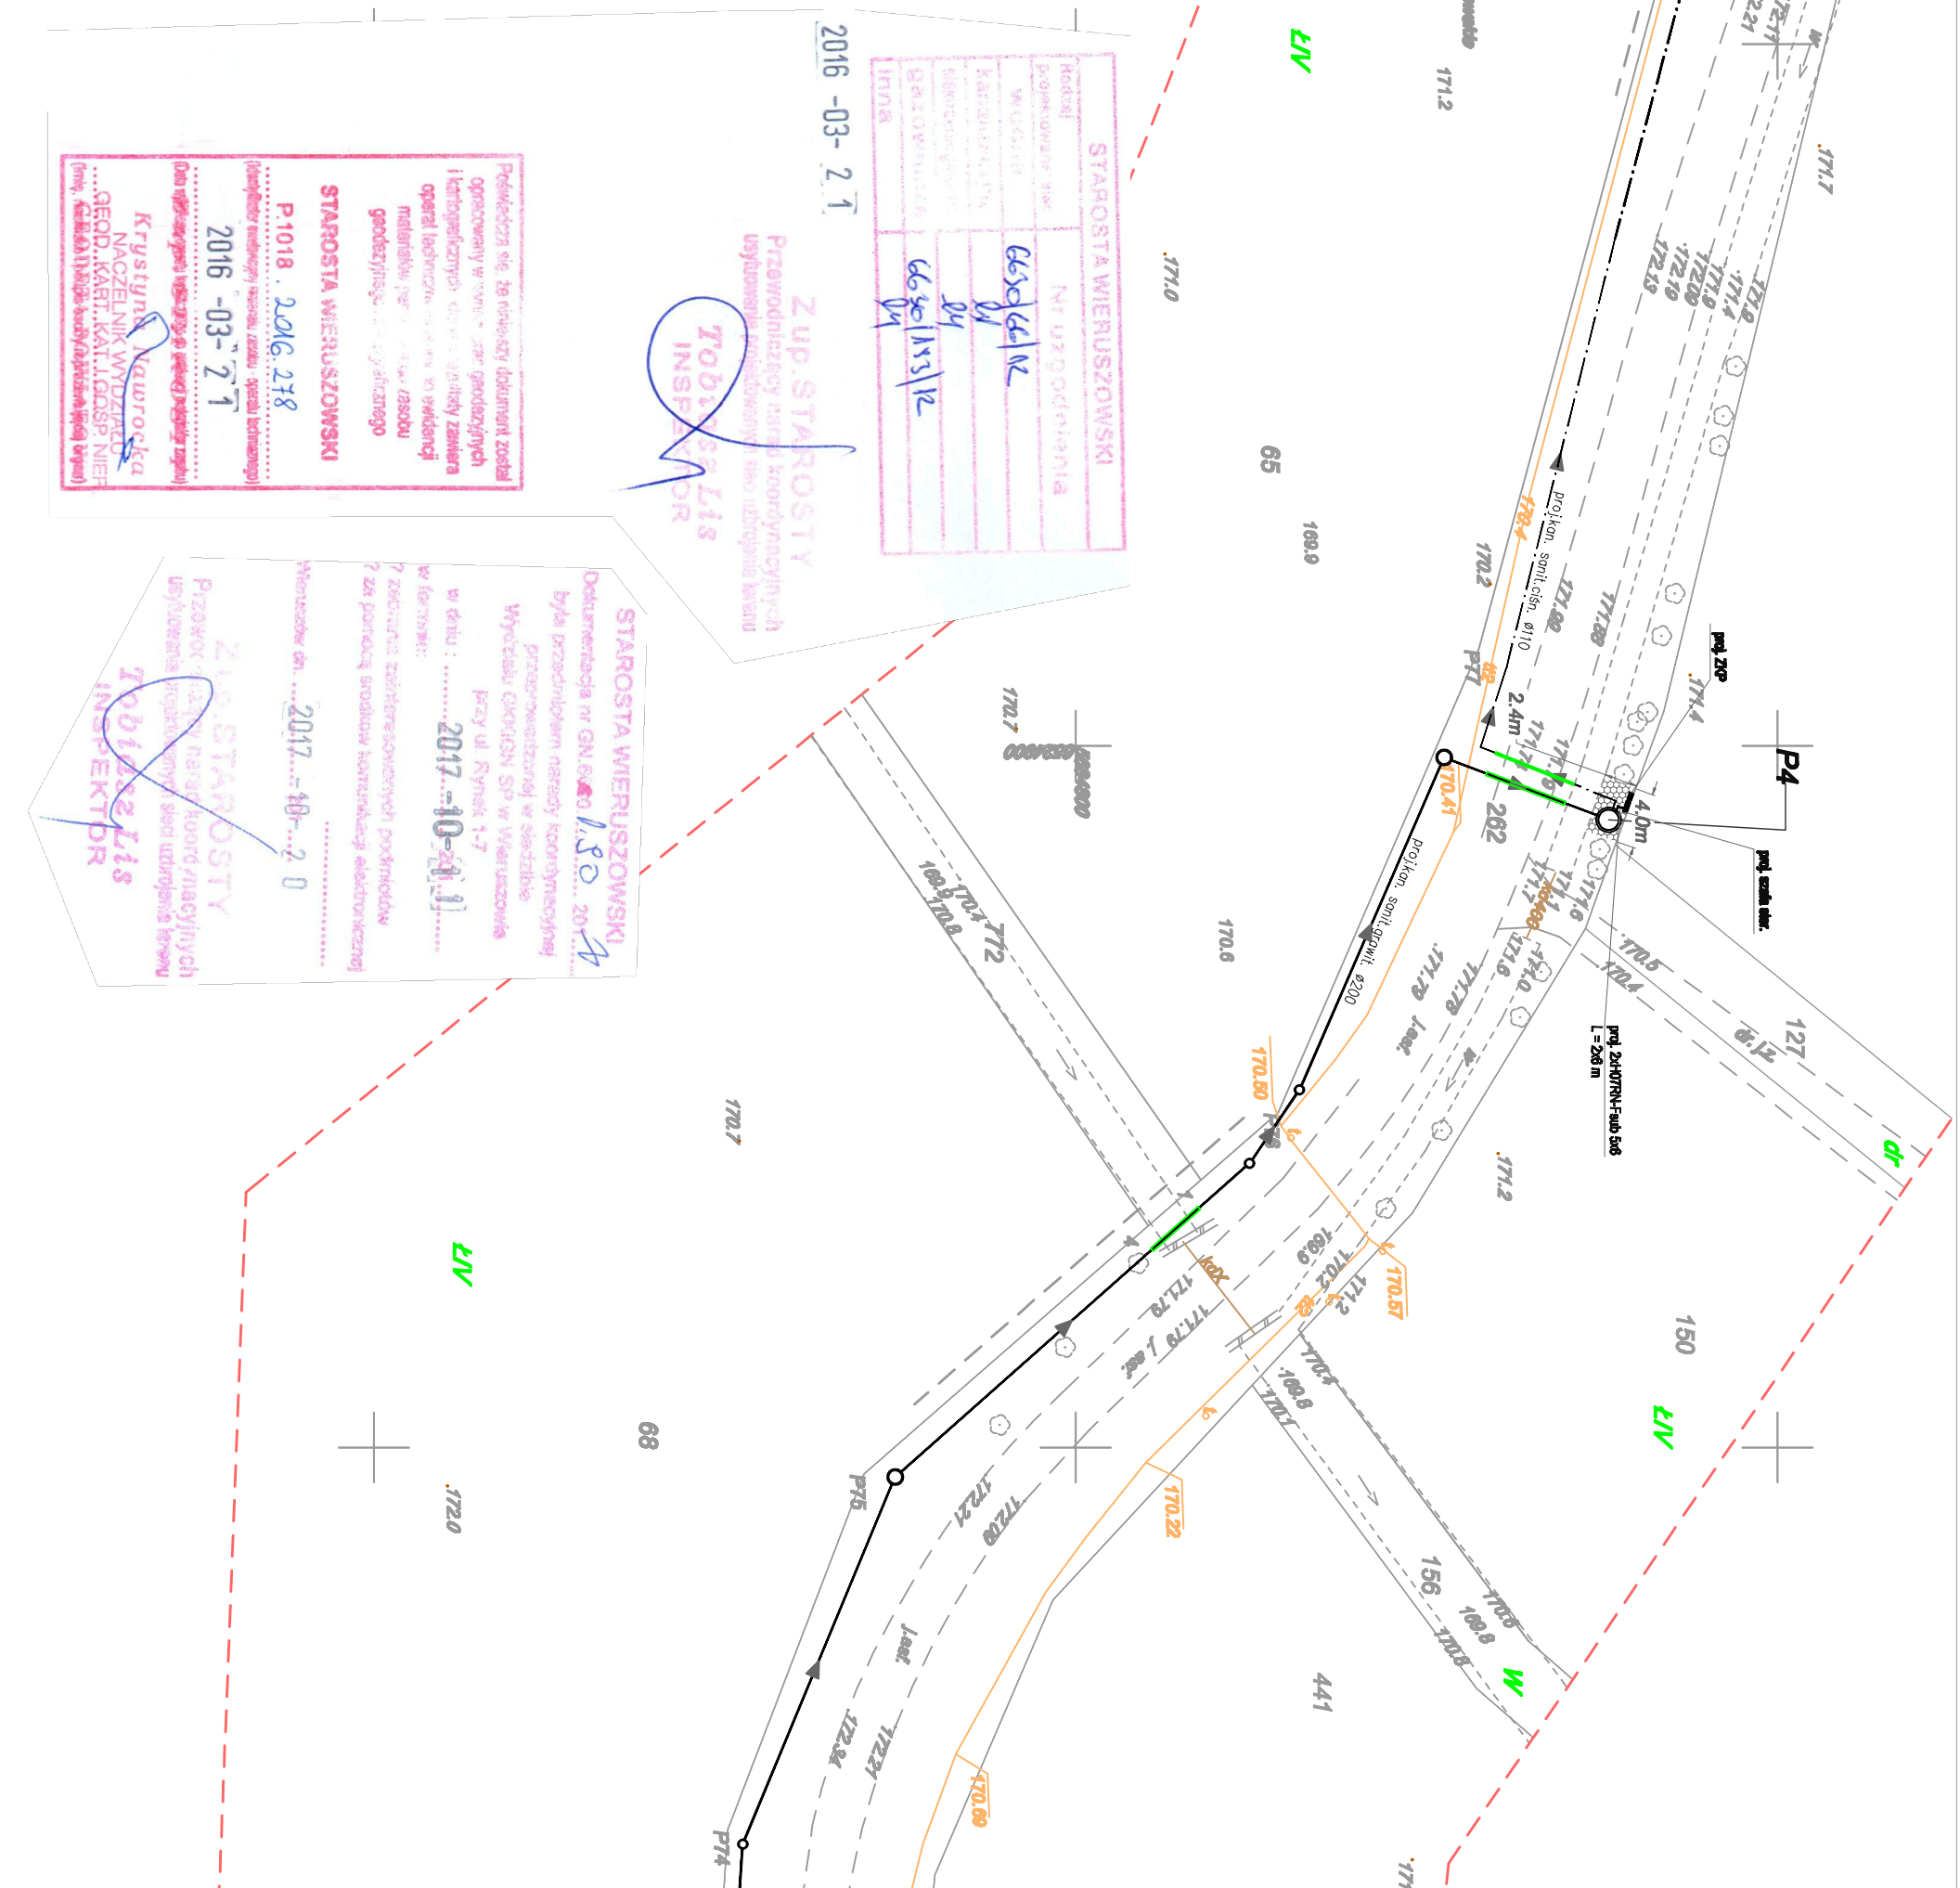

|                       |                      |
|-----------------------|----------------------|
| RODZAJ<br>PRACOWNIOWE | STAROSTA WIERSZOWSKI |
| Nr uzgodnienia        | 6650/66/12           |
| Wzrost                | 174                  |
| Kategoria             | B4                   |
| Sierpiec              | 6650/1153/12         |
| PRACOWNIA             | 1111A                |

**Zup. STAROSTY**

Przewodniczący narady koordynacyjnej  
usługomiejscowosciowych i siołozdrowia

**Tobiasz Lis**  
INSPEKTOR

Podpisano się, że niniejszy dokument został  
opracowany w oparciu o dane geodezyjne  
i kartograficzne, które gwarantują  
operalność i dokładność w zakresie  
materiałów, na których opiera się  
geodezyjne i kartograficzne

**STAROSTA WIERSZOWSKI**

P.1018, 2016.278

2016-03-21

Krzysztof Kawrocki  
NAZELNIK WYDZIAŁU  
GEOD. KART. I. I. GDSP NIER.  
ul. Kępczaka 10/11b, 46-100 Wieruszowski

**STAROSTA WIERSZOWSKI**

Dokumentacja nr GN.660.1.80.2017

Była przedmiotem narady koordynacyjnej  
przepracowanej w siedzibie  
Wydziału Geodezji i Kartografii w Wieruszowie  
przy ul. Rynek 1-7  
w dniu: 2017-10-21

W tym celu:  
2. zaliczenia zaistniałych różnic podmiarkę  
z danymi z pomiarów terenowych wykonanych  
w tym celu: 2017-10-21

Wieruszowski dn. 2017-10-21

**Zup. STAROSTY**

Przewodniczący narady koordynacyjnej  
usługomiejscowosciowych i siołozdrowia

**Tobiasz Lis**  
INSPEKTOR