


Wykonawca: KSM Krzysztof Michalski
98-200 Sieradz, ul. Ciołkowskiego 11,
NIP 827-146-18-23, Regon 100173973
Tel. 43 822 3570, 601 392 357

Inwestor: Gmina Sokolniki
ul. Marszałka J. Piłsudskiego 1
98-420 Sokolniki

	Imię i Nazwisko	Data	Podpis
Projektował:	mgr inż. K. Rozpędzki upr. LOD/1794/POOS/11	04.2022	
Skala 1:1000	Przedmiot opracowania: Budowa przydomowej oczyszczalni ścieków w gm. Sokolniki, Szustry 7, dz. nr 50, 54.		
Nr rys. 1/37	Tytuł rysunku: Projekt zagospodarowania terenu		

Za zgodność kopii
z oryginałem

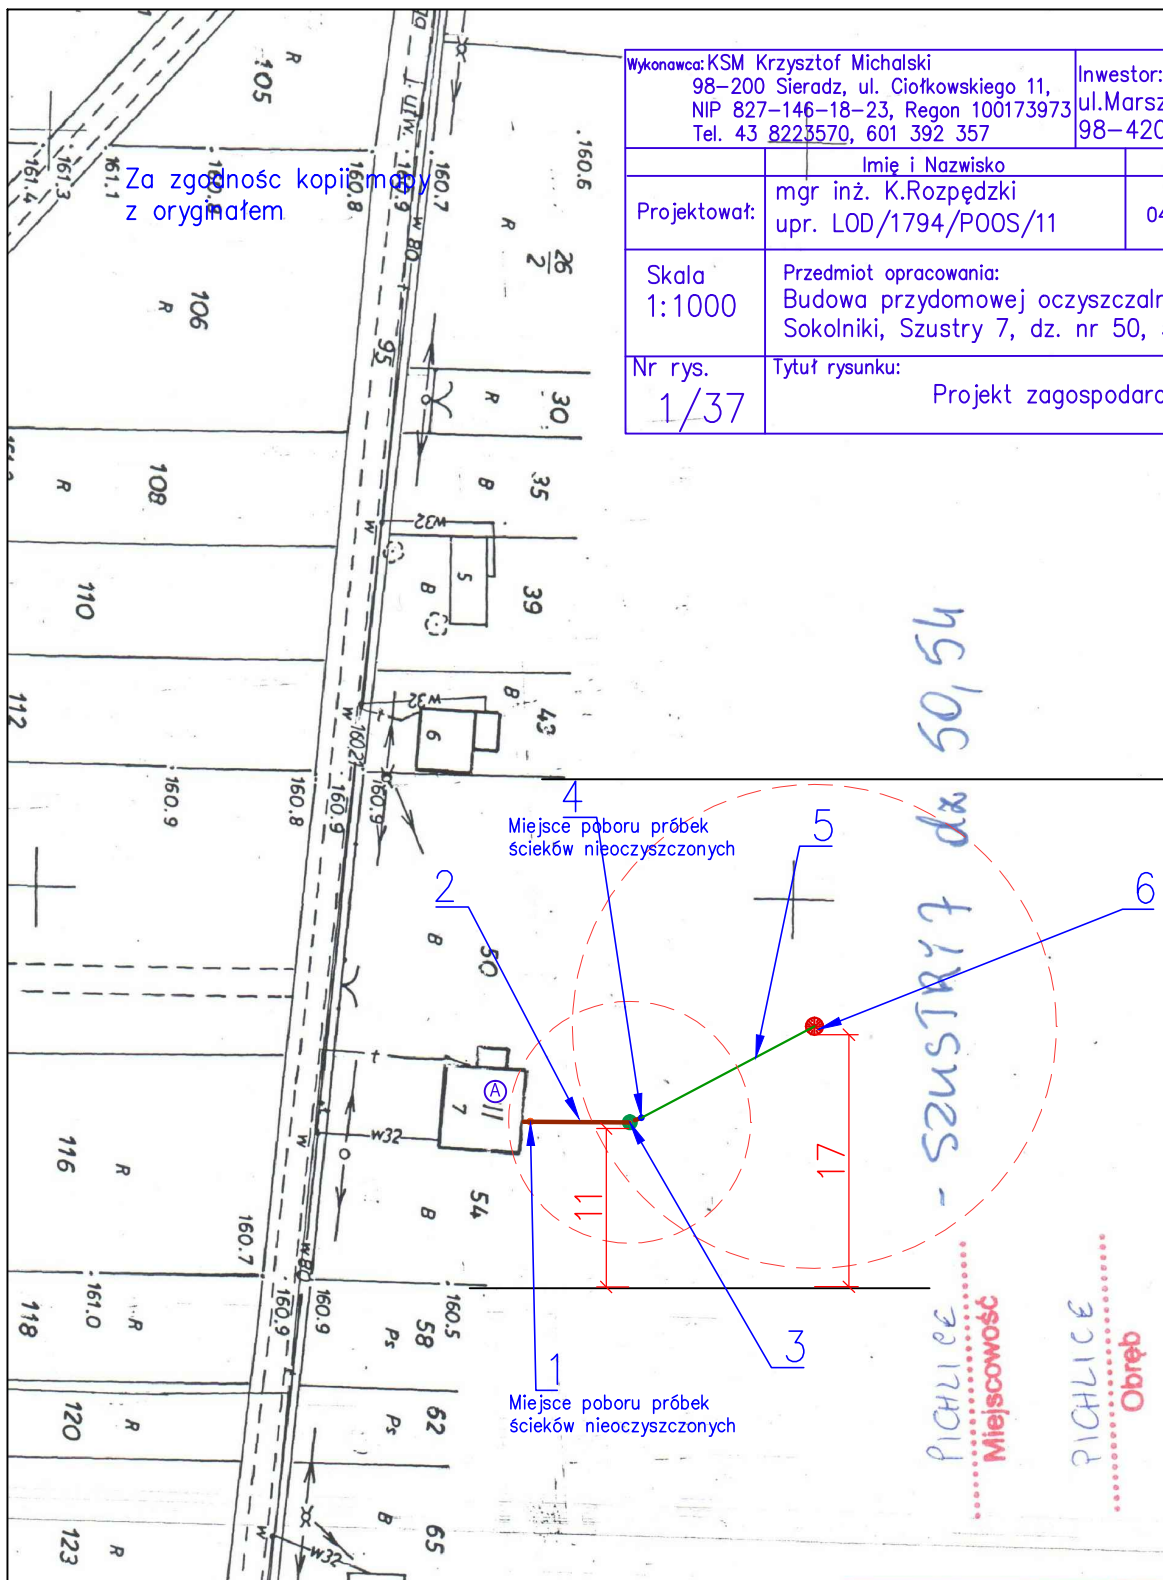

50,54

Szustry 7

Pichlice

Miejscowość

Pichlice

Obręb

Sokolniki

Gmina

LEGENDA:

- 1-studzienka rewizyjna \varnothing 315,
- 2-rurociąg grawitacyjny PVC \varnothing 160, L=12m
- 3-biologiczna oczyszczalnia ścieków NV
- 4-przepompownia ścieków oczyszczonych
- 5-rurociąg tłoczny PE \varnothing 32/40, L=25m
- 6-studnia chłonna w nasypie
- A -budynek mieszkalny

Poświadczam, że zgodność niniejszej kopii z treścią materiału państwowego zasobu geodezyjnego i kartograficznego

STAROSTA WIERUSZOWSKI

MAŁA SYT - WKS 1:1000

(Nazwa materiału zasobu)

P. 1018. 2016. 250

(Identyfikator ewidencyjny materiału zasobu)

2022-04-11

Zup. STAROSTY

Łukasz Zawada

INSPEKTOR

WYDZ. GOS. TER. I GOS. MIER

(Imię, nazwisko i podpis osoby reprezentującej organ)