


LEGENDA:

- 1-studzienka rewizyjna \varnothing 315,
- 2-rurociąg grawitacyjny PVC \varnothing 160, L=35m
- 3-biologiczna oczyszczalnia ścieków NV
- 4-przepompownia ścieków oczyszczonych
- 5-rurociąg tłoczny PE \varnothing 32/40, L=12m
- 6-studnia chłonna w nasypie
- A -budynek mieszkalny

Za zgodność kopii mapy
z oryginałem

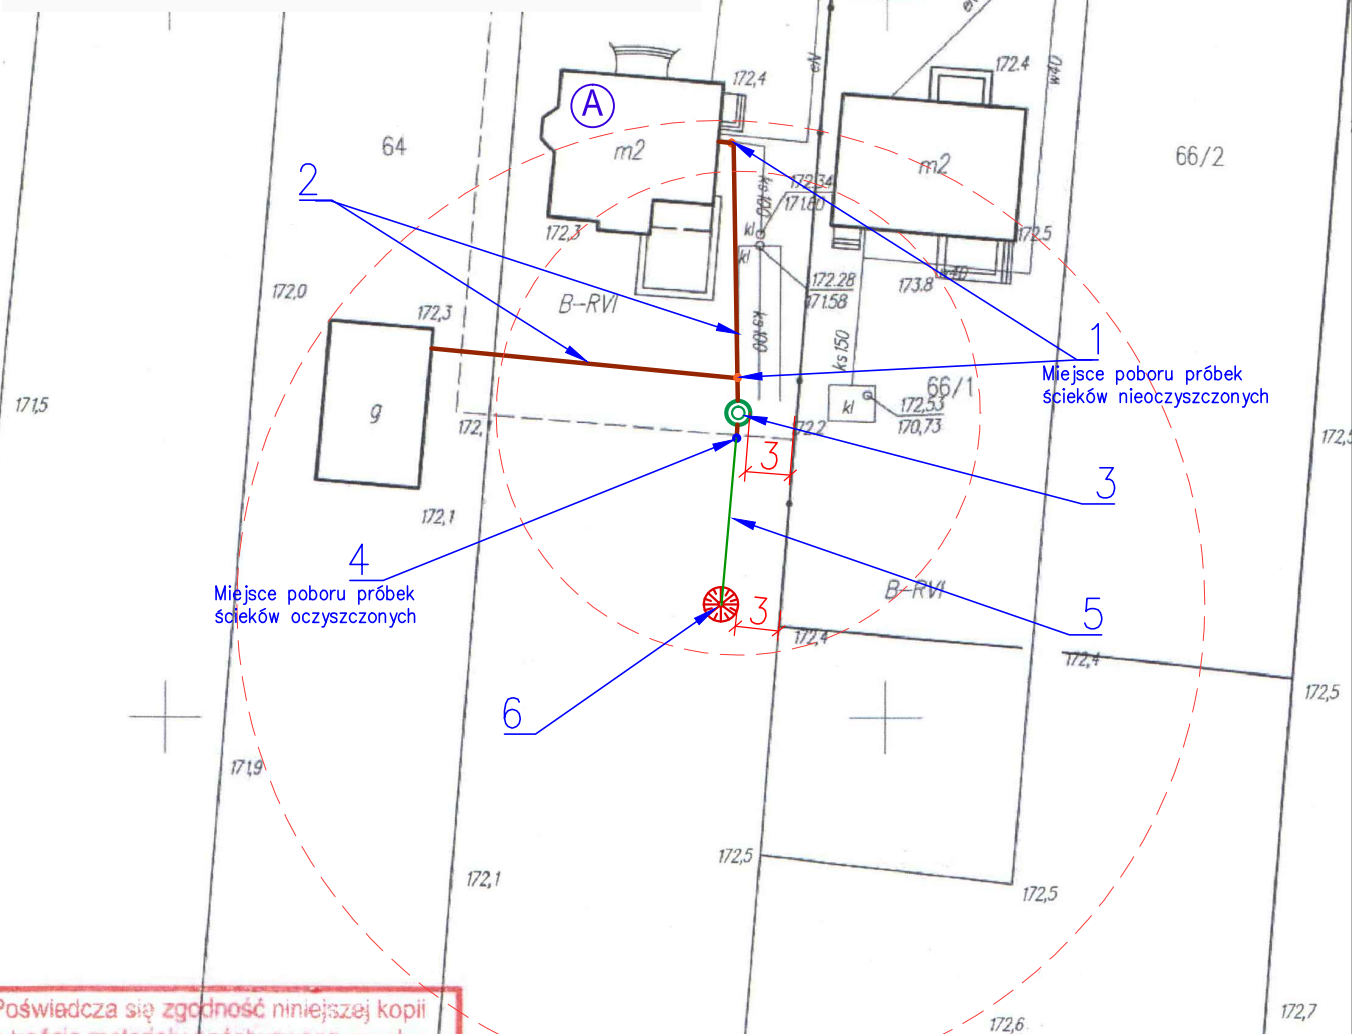

Miejsce poboru próbek
ścieków oczyszczonych

Miejsce poboru próbek
ścieków nieoczyszczonych

Poświadczam zgodność niniejszej kopii
z treścią materiału państwowego zasobu
geodajnego i kartograficznego

STAROSTA WIERUSZOWSKI

MAPA SGT-145 1:500
(Nazwa materiału zasobu)

P 10.8.2016.210
(Identyfikator ewidencyjny materiału zasobu)

2022-04-11

Z upoważnienia
Łukasz Zawada
INSPEKTOR
WYŚL. GÓD. KART. KARTOGRAF. NIER.
(Imię, nazwisko i posada osoby reprezentującej organ)

WYGLĄDACIE
Miejscowość

WYGLĄDACIE
Obraz
Gmina

Wykonawca: KSM Krzysztof Michalski 98-200 Sieradz, ul. Ciołkowskiego 11, NIP 827-146-18-23, Regon 100173973 Tel. 43 8223570, 601 392 357		Inwestor: Gmina Sokolniki ul. Marszałka J. Piłsudskiego 1 98-420 Sokolniki	
Projektował:	mgr inż. K. Rozpędzki upr. LOD/1794/P00S/11	Data	04.2022
Skala 1:500	Przedmiot opracowania: Budowa przydomowej oczyszczalni ścieków w gm. Sokolniki, Ryś 24A, dz. nr 64, 65.		
Nr rys. 1/59	Tytuł rysunku: Projekt zagospodarowania terenu		

RYŚ 24a dz. 65