


# **LEGENDA:**

- 1-studzienka rewizyjna  $\varnothing$  315,
- 2-rurociąg grawitacyjny PVC  $\varnothing$  160, L=9m
- 3-biologiczna oczyszczalnia ścieków NV
- 4-przepompownia ścieków oczyszczonych
- 5-rurociąg tłoczny PE  $\varnothing$  32/40, L=25m
- 6-studnia chłonna w nasypie
- A -budynek mieszkalny

Za zgodność kopii mapy z oryginałem

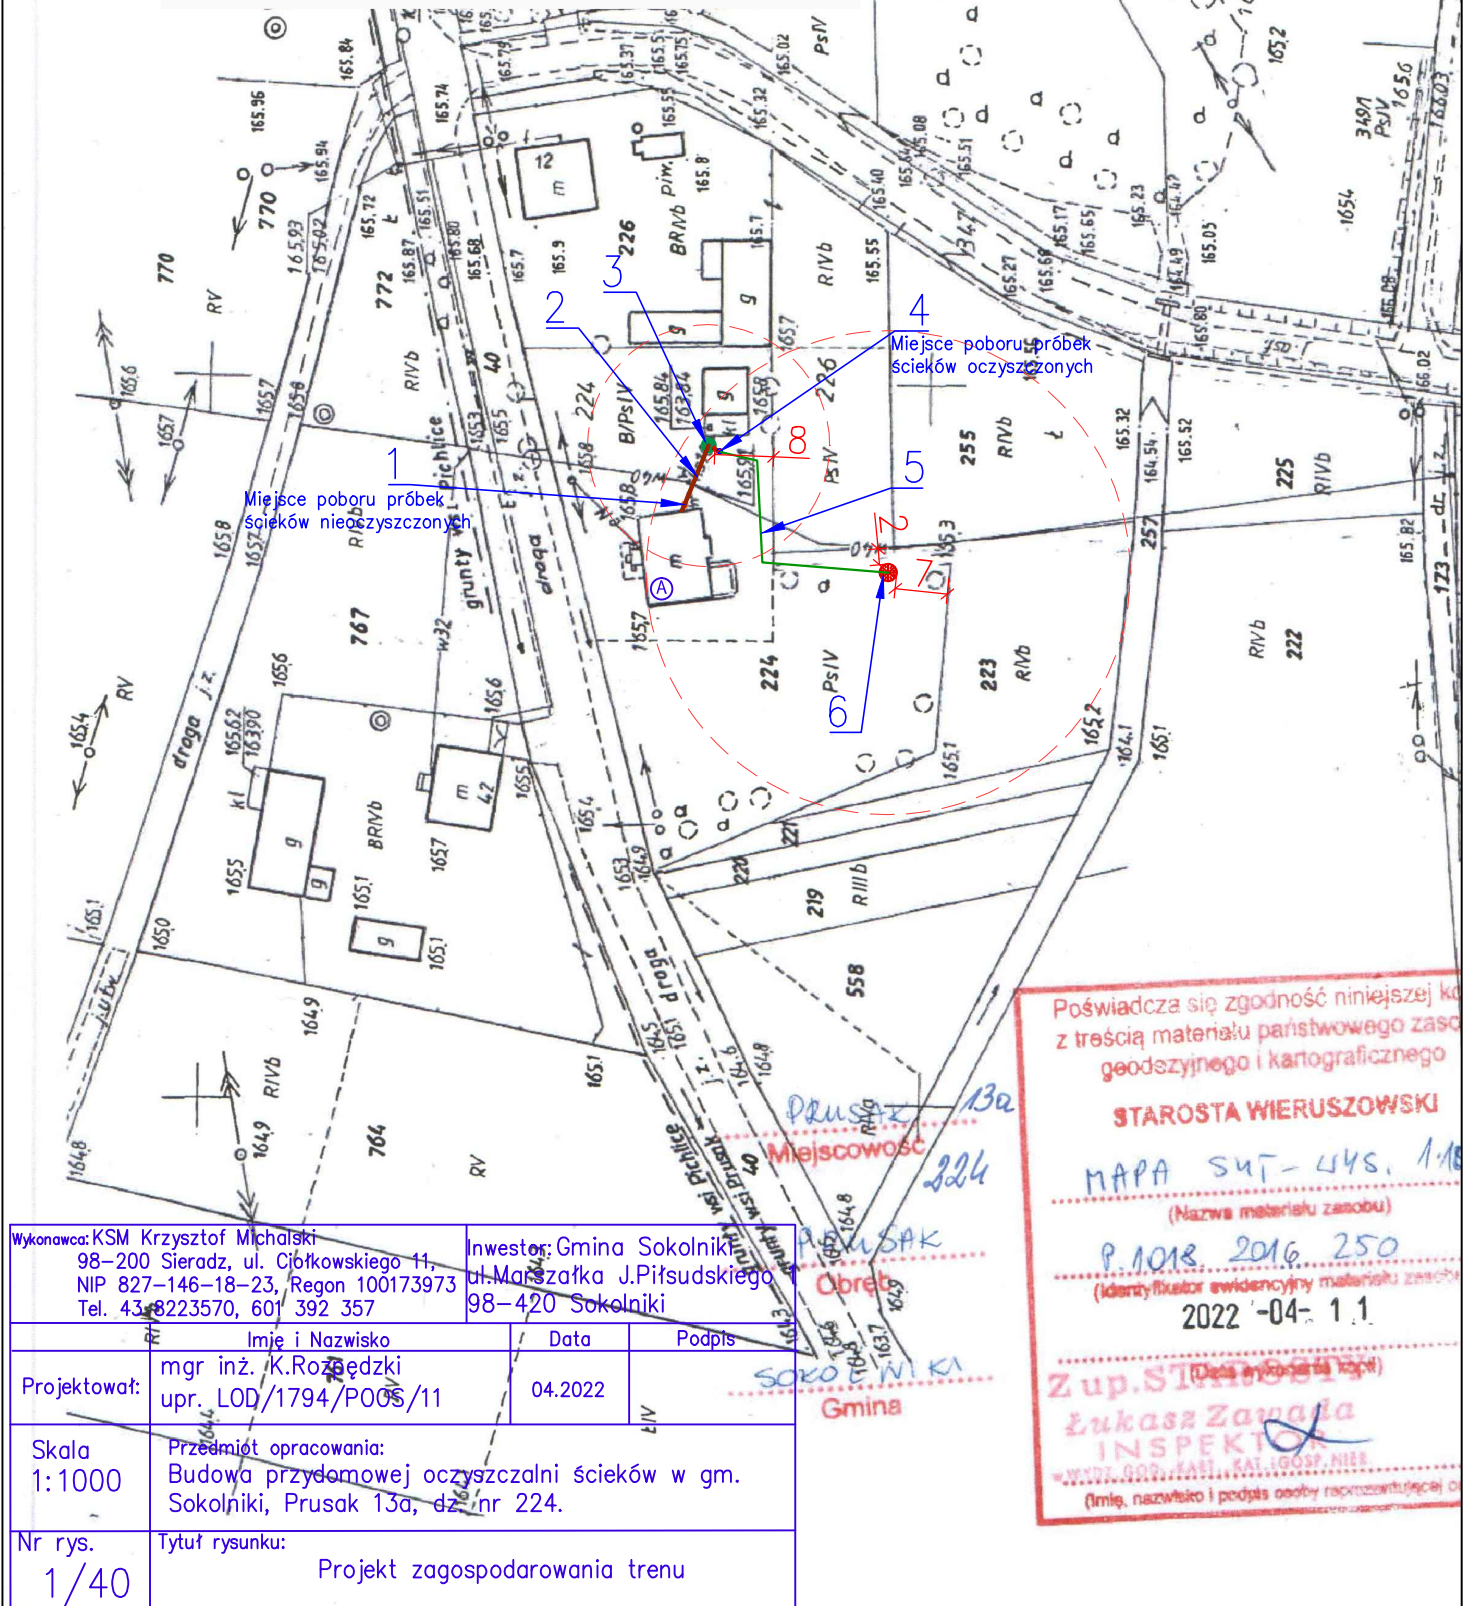

Poświadczam zgodność niniejszej k. z treścią materiału państwowego zas. geod. i kartograficznego

**STAROSTA WIERUSZOWSKI**

**MAPA SUT-448. 1/18**

(Nazwa materiału zasobu)

**P.1018.2016.250**

(Identyfikator ewidencyjny materiału zasobu)

**2022-04-11**

(Data wydania kopii)

**Zup. STAROSTA**

**Łukasz Zawala**  
**INSPEKTOR**

(Imię, nazwisko i podpis osoby reprezentującej o.)

Wykonawca: KSM Krzysztof Michalski  
98-200 Sieradz, ul. Ciołkowskiego 11,  
NIP 827-146-18-23, Regon 100173973  
Tel. 43-8223570, 601 392 357

Inwestor: Gmina Sokolniki  
ul. Marszałka J. Piłsudskiego  
98-420 Sokolniki

Imię i Nazwisko	Data	Podpis
mgr inż. K. Rozgędziński upr. LOD/1794/P008/11	04.2022	

Skala 1:1000	Przedmiot opracowania: Budowa przydomowej oczyszczalni ścieków w gm. Sokolniki, Prusak 13a, dz. nr 224.
-----------------	---

Nr rys. 1/40	Tytuł rysunku: Projekt zagospodarowania terenu
-----------------	---