


LEGENDA:

- 1-studzienka rewizyjna \varnothing 315,
- 2-rurociąg grawitacyjny PVC \varnothing 160, L=27m
- 3-biologiczna oczyszczalnia ścieków NV
- 4-przepompownia ścieków oczyszczonych
- 5-rurociąg tłoczny PE \varnothing 32/40, L=12m
- 6-studnia chłonna w nasypie
- A -budynek mieszkalny

Za zgodność kopii mapy z oryginałem

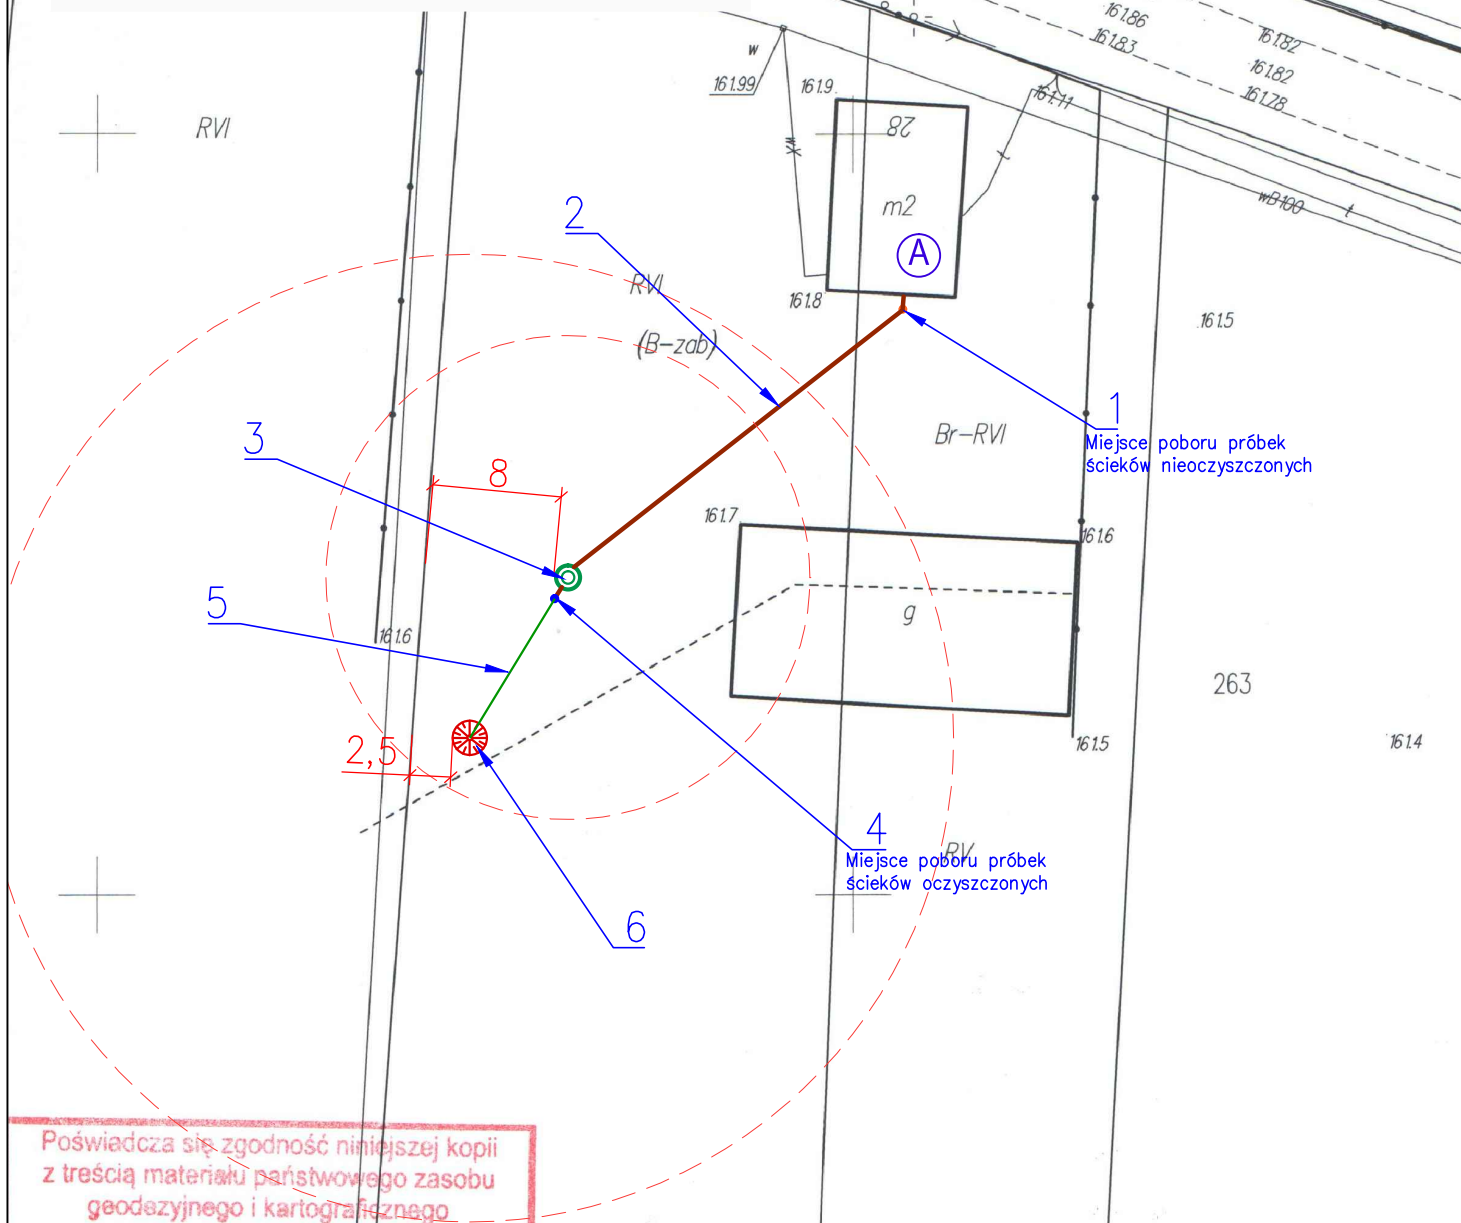

ZDZIERCZYŻNA
261/2 Miejsowość

Wykonawca: KSM Krzysztof Michalski 98-200 Sieradz, ul. Ciołkowskiego 11, NIP: 827-146-18-23, Regon 100173973 Tel.: 43 8223570, 601 392 357		Inwestor: Gmina Sokolniki ul. Marszałka J. Piłsudskiego 1 98-420 Sokolniki	
Obręb	Imię i Nazwisko	Data	Podpis
Projektował:	mgr inż. K. Różpędzki upr. LOD/1794/P00S/11	04.2022	
Skala 1:500	Przedmiot opracowania: Budowa przydomowej oczyszczalni ścieków w gm. Sokolniki, Zdzierczyzna 28, dz. nr 261/2, 262.		
Nr rys. 1/76	Tytuł rysunku: Projekt zagospodarowania terenu		

Poświadczam zgodność niniejszej kopii z treścią materiału państwowego zasobu geodezyjnego i kartograficznego

STAROSTA WIERUSZOWSKI

MAPA SYT-WYS. 1:500

261/1

(Nazwa materiału zasobu)

P. 1018, 2016, 240

(Identyfikator ewidencyjny materiału zasobu)

2022-04-11

Z up. STAROSTY

Łukasz Zawada

INSPEKTOR

W WYDZ. GOD., KART., KAT. I GOSP. NIER.

(Imię, nazwisko i podpis osoby reprezentującej organ)

ZDZIERCZYŻNA 28 dz. 261/2, 262